



REFORMA

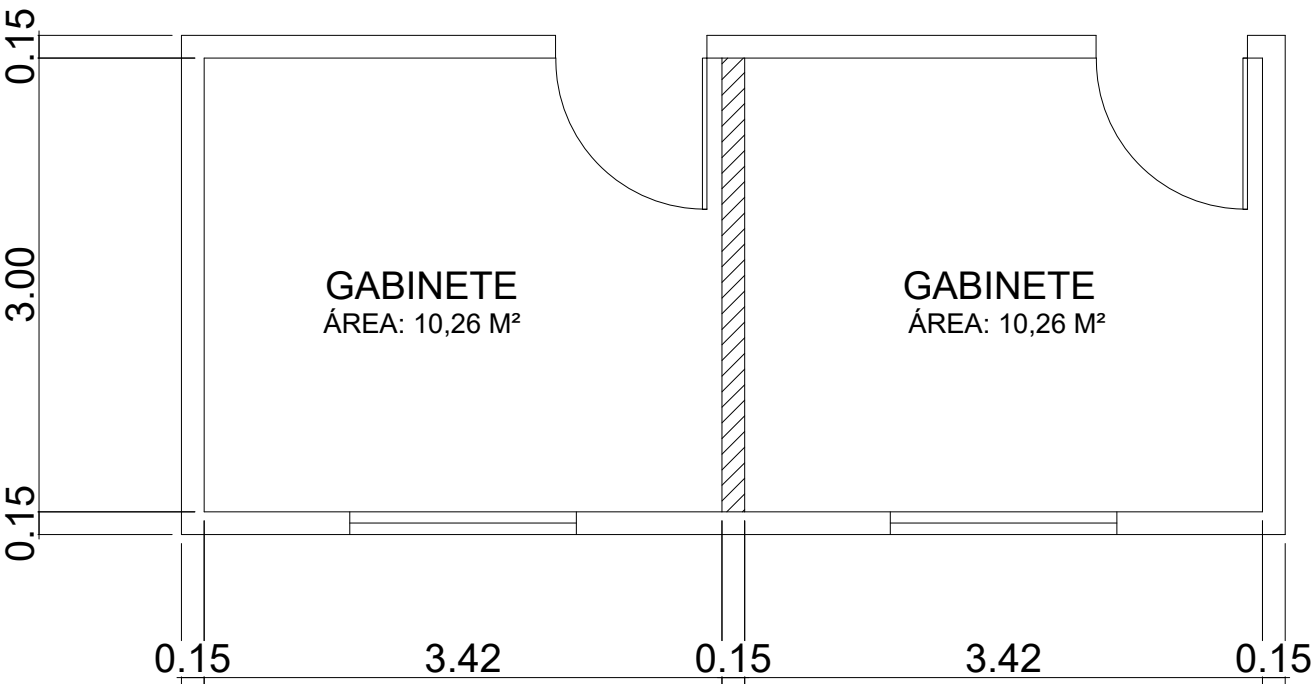


PLANTA BAIXA E DEMARCAÇÕES  
ESCALA.....1/50  
ÁREA - 35,22 m²

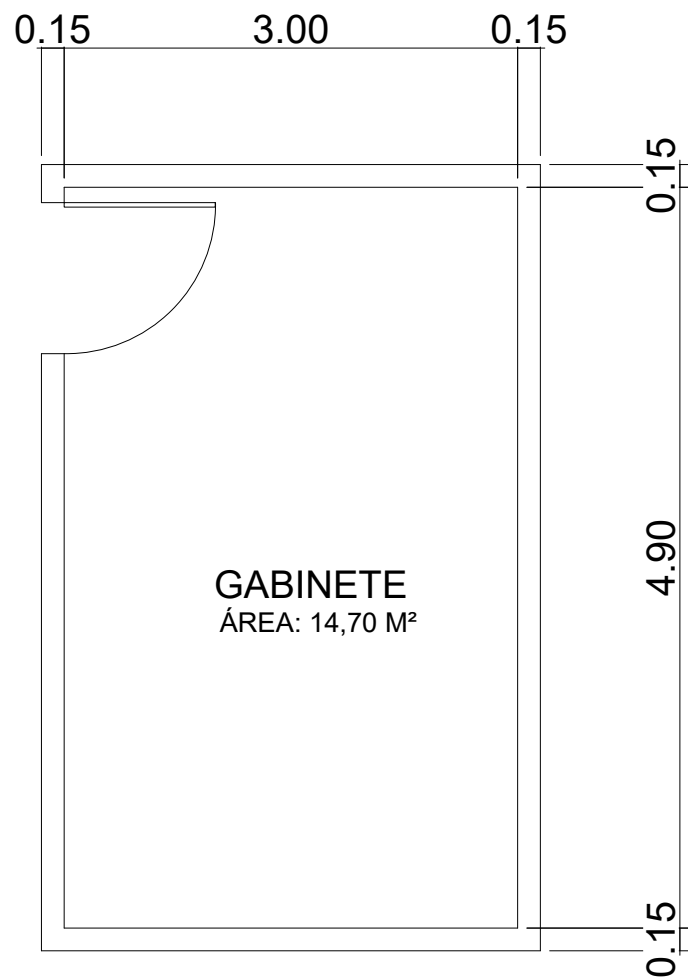


PLANTA BAIXA E DEMARCAÇÕES  
ESCALA.....1/50

- CONSTRUÇÃO NOVA
- CONSTRUÇÃO EXISTENTE

EXECUÇÃO DE NOVO GABINETE:

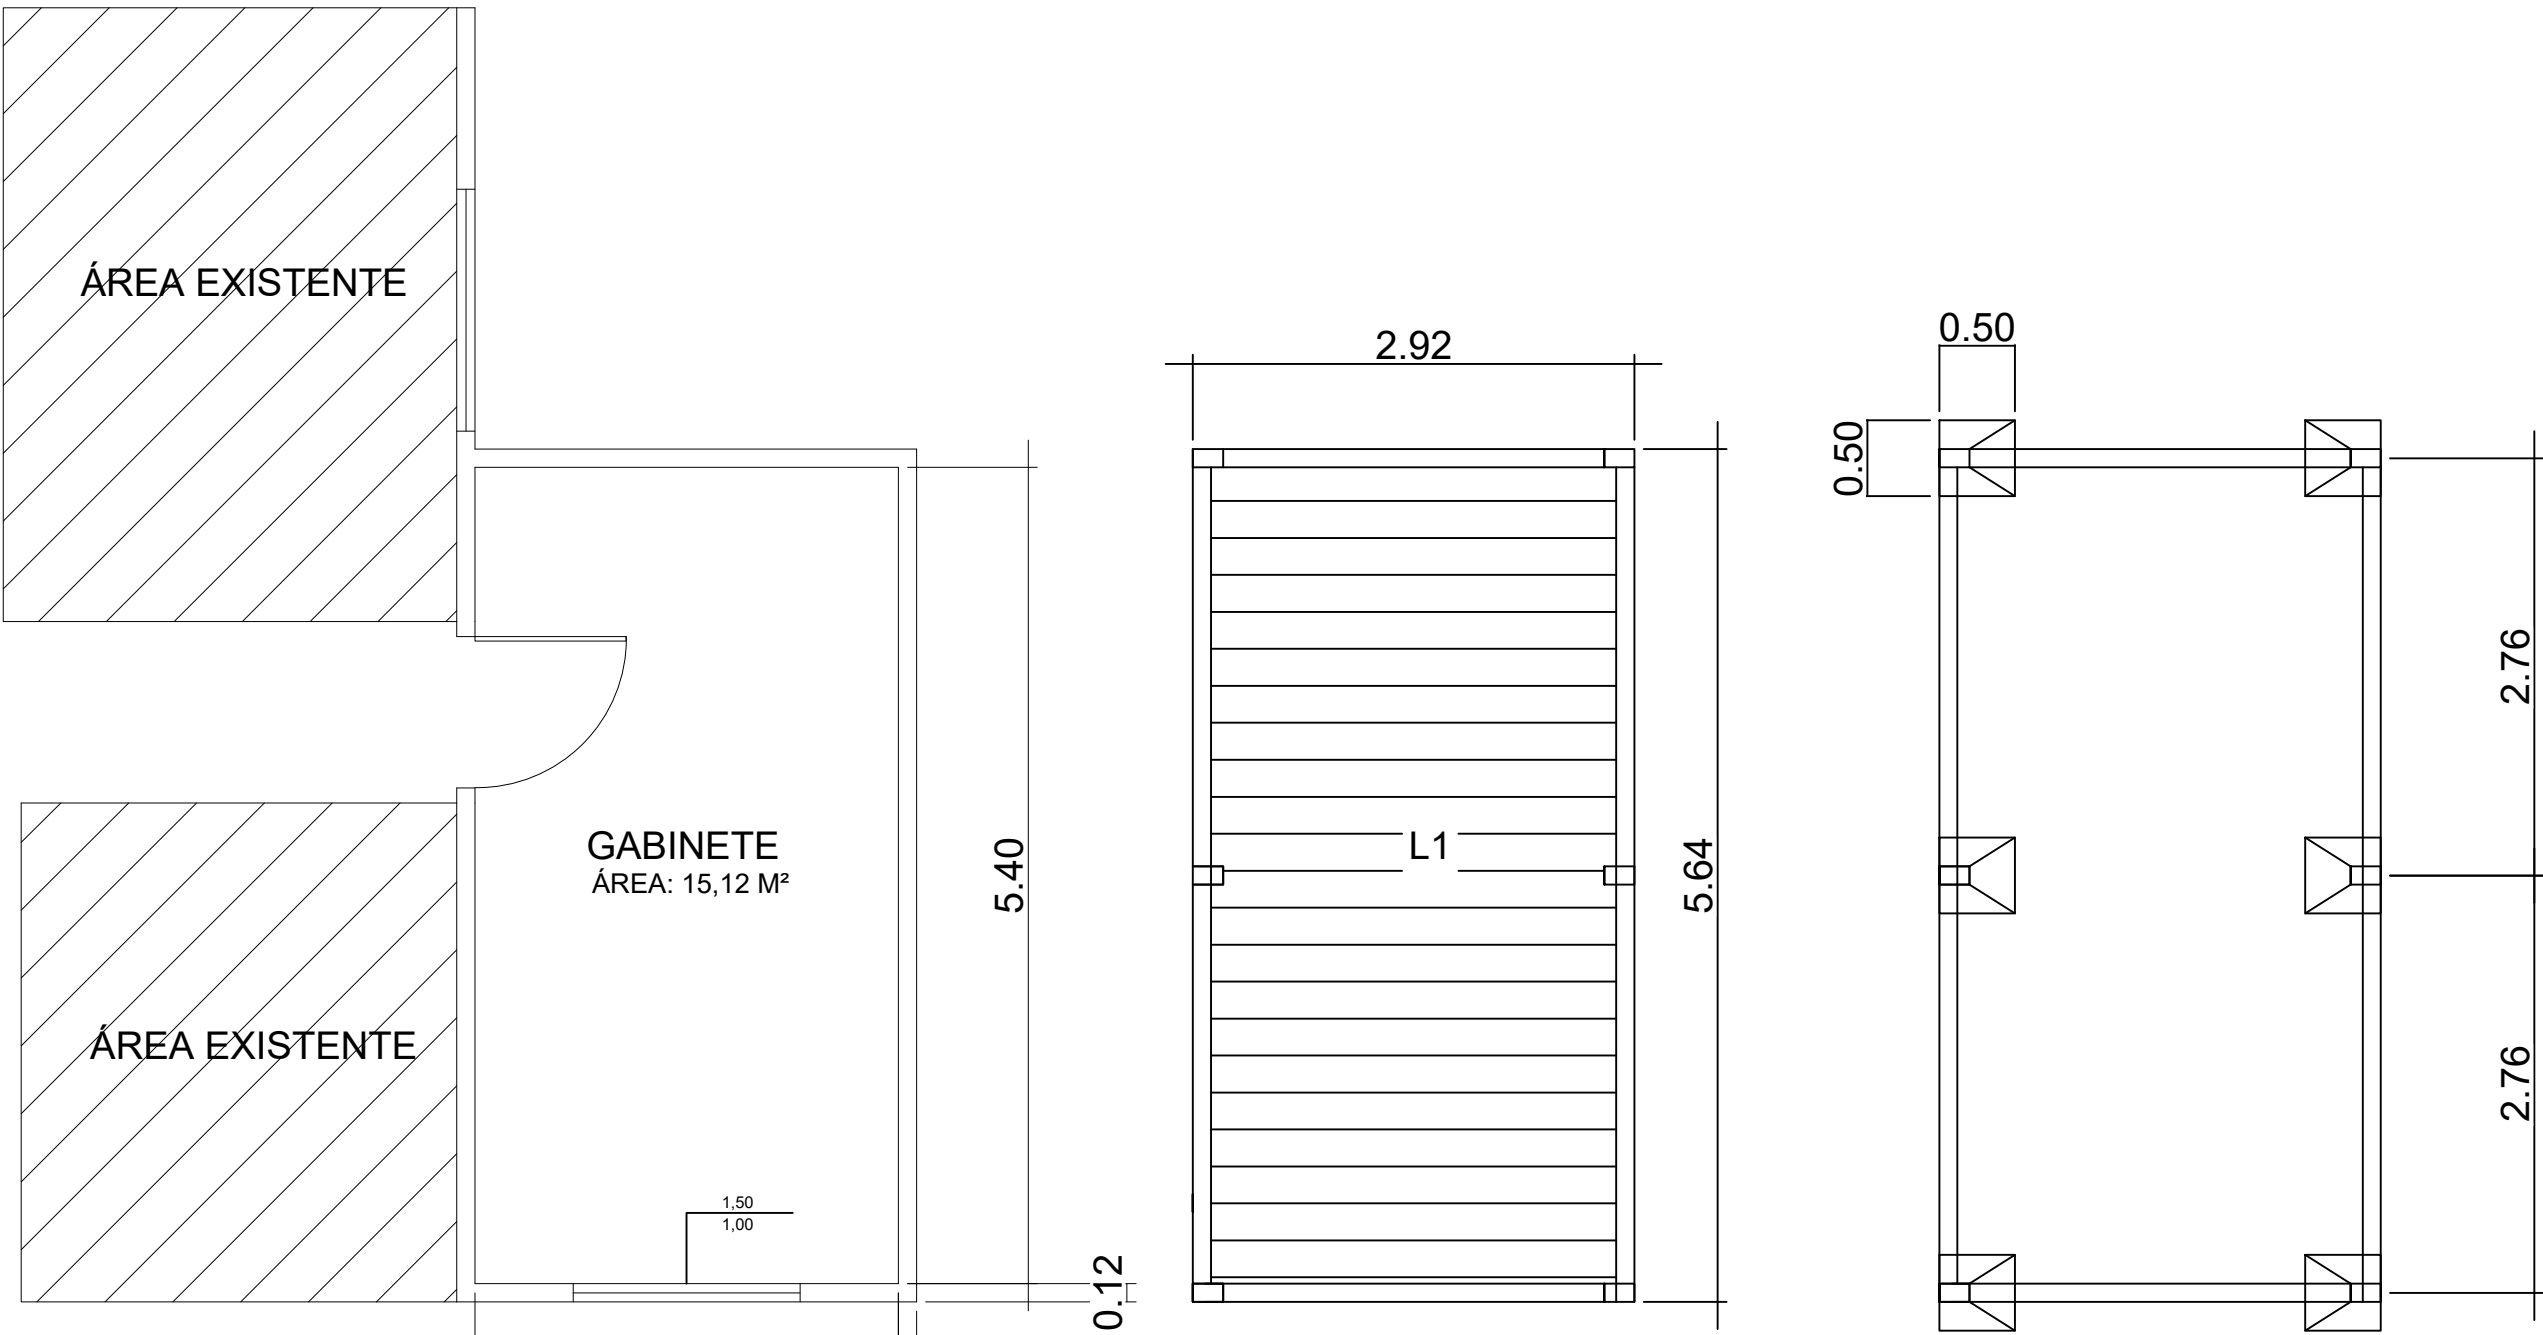


PLANTA BAIXA  
ESCALA.....1/50

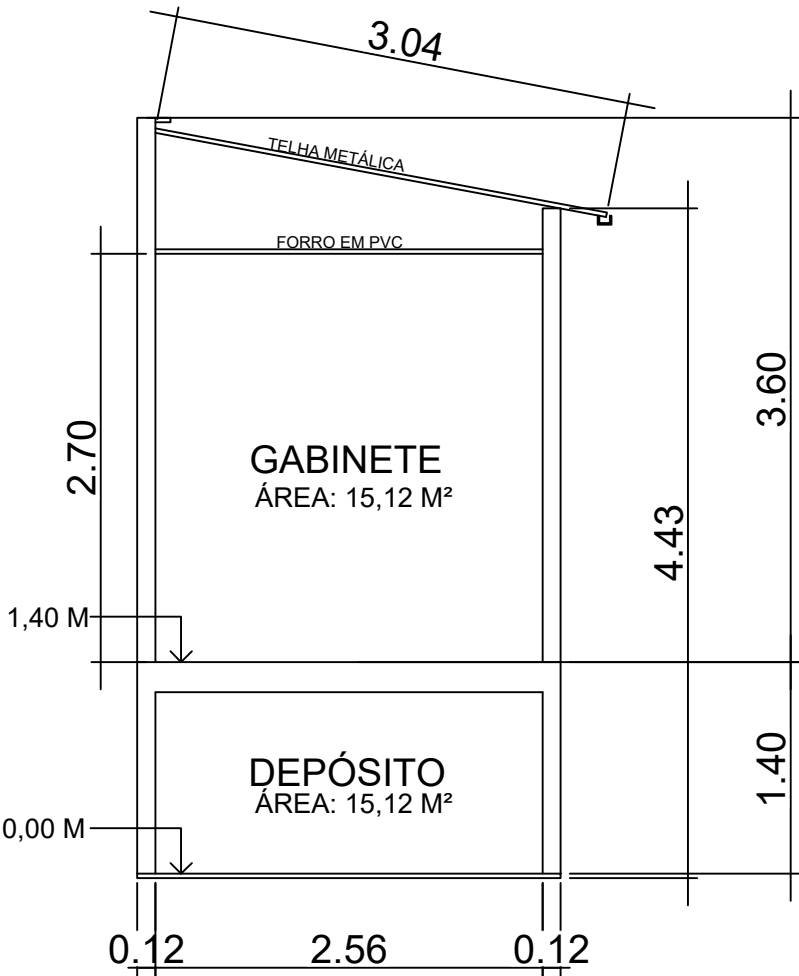

CORTE  
ESCALA.....1/50

ESTRUTURA E LOCAÇÃO  
ESCALA.....1/50

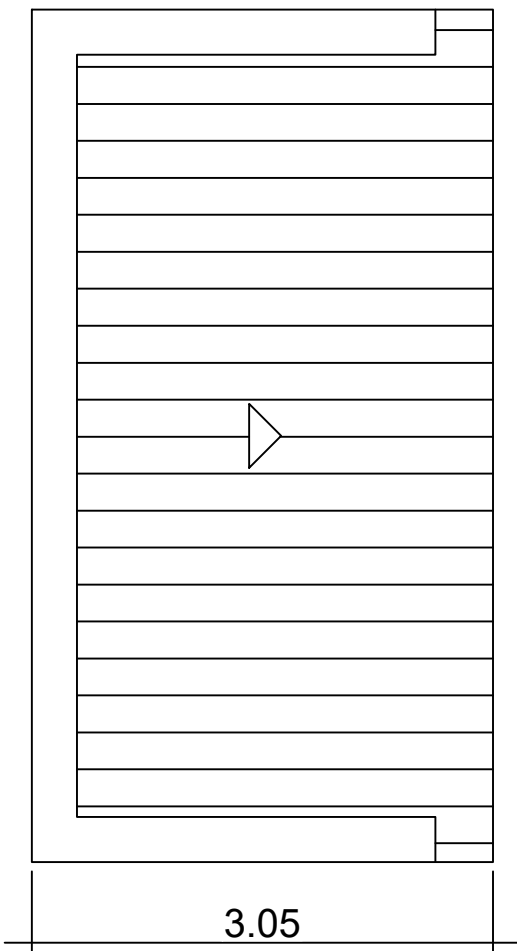

COBERTURA  
ESCALA.....1/50

|                                                                                                                                                                                                                              |                                                                 |                           |        |
|------------------------------------------------------------------------------------------------------------------------------------------------------------------------------------------------------------------------------|-----------------------------------------------------------------|---------------------------|--------|
|  <div>RENOVAR ENGENHARIA</div>                                                                                                          |                                                                 | APROVAÇÃO                 |        |
| ASSUNTO:<br>CONTRATAÇÃO DE EMPRESA DE ENGENHARIA PARA PRESTAÇÃO DE SERVIÇOS DE REPAROS NA COBERTURA, REFORMA EM DUAS SALAS E AMPLIAÇÃO DA CÂMARA MUNICIPAL DE MOJÚÍ DOS CAMPOS, COM FORNECIMENTO DE MATERIAIS E MÃO-DE-OBRA. |                                                                 |                           |        |
| REFERÊNCIA:<br>PLANTA BAIXA, CORTES E DATALHAMENTOS                                                                                                                                                                          |                                                                 |                           |        |
| RESP. PROJETO                                                                                                                                                                                                                | PETRUS MAGNIUS CARDOSO VIEIRA<br>ENG. CIVIL - CREA PA 101178867 | DATA:<br>MAIO/2025        | FOLHA. |
| RESP. TÉCNICO EXEC.                                                                                                                                                                                                          | PETRUS MAGNIUS CARDOSO VIEIRA<br>ENG. CIVIL - CREA PA 101178867 | ESC.<br>1/50              | A1-01  |
| REVISÃO                                                                                                                                                                                                                      |                                                                 | ÁREA TOTAL<br>A= _____ m² |        |

# LUMINOTÉCNICO

## LEGENDA


—□ DRENO AR CONDICIONADO

→ TOMADA ALTA AR CONDICIONADO

→ TOMADA BAIXA DUPLA

—○ INTERRUPTOR DUPLO

 PAINEL DE LED 20 W COR BRANCO

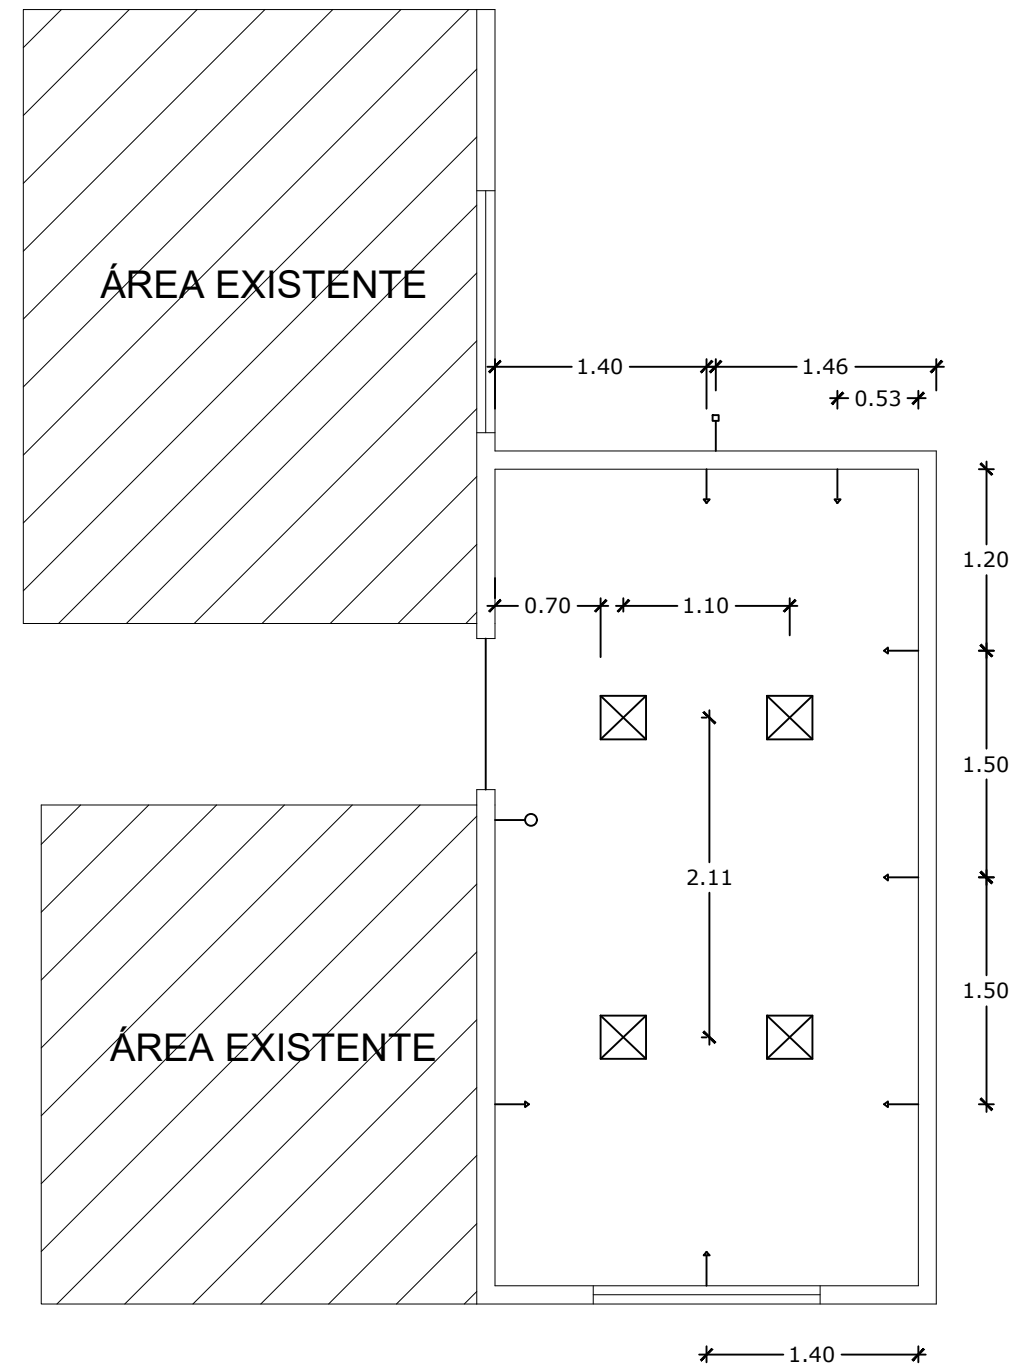

## PLANTA BAIXA

ESCALA.....1/50



RENOVAR ENGENHARIA

PETRUS MAGNUS CARDOSO VIEIRA  
ENG. CIVIL - CREA PA 15117684/87

ASSUNTO.

CONTRATAÇÃO DE EMPRESA DE ENGENHARIA PARA PRESTAÇÃO DE SERVIÇOS DE REPAROS NA COBERTURA, REFORMA EM DUAS SALAS E AMPLIAÇÃO DA CÂMARA MUNICIPAL DE MOJÚ DE CAMPOS, COM FORNECIMENTO DE MATERIAIS E MÃO-DE-OBRA.

## REFERÊNCIA.

## PROJETO ELÉTRICO

### LUMINOTÉCNICO

|         |      |
|---------|------|
| ESCALA: | 1/50 |
|---------|------|

|             |
|-------------|
| DATA.       |
| MAIO / 2025 |

ÁREA TOTAL.  
S = \_\_\_\_\_, \_\_\_\_\_ m<sup>2</sup>

FOLHA:

E/01